


AS PROFUNDIDADES INDICADAS NA PLANTA BAIXA REFEREM-SE A COTA DE ASSENTAMENTO DO TUBO CORRUGADO EM RELAÇÃO AO NÍVEL DA SUPERFÍCIE. OS DESNÍVEIS REFEREM-SE A PROFUNDIDADE INICIAL DO DRENO.

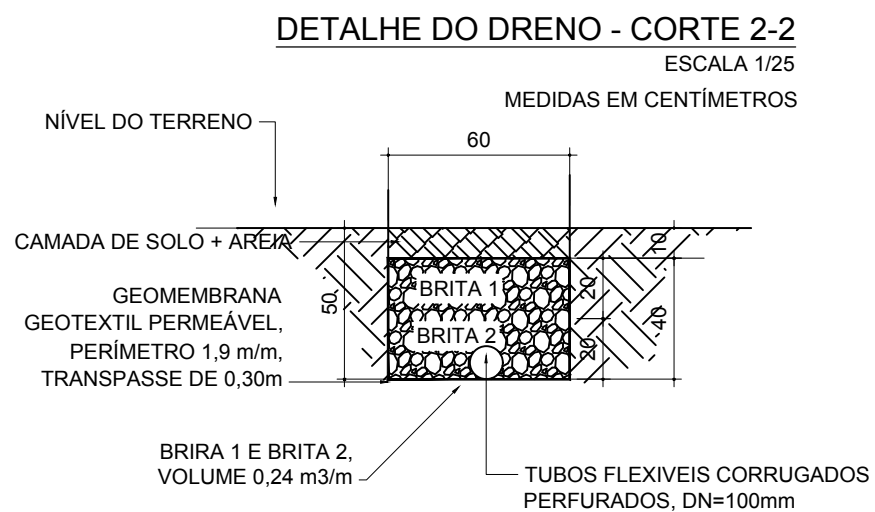

AS PROFUNDIDADES INDICADAS NA PLANTA BAIXA REFEREM-SE A COTA DE ASSENTAMENTO DO TUBO CORRUGADO EM RELAÇÃO AO NÍVEL DA SUPERFÍCIE. OS DESNÍVEIS REFEREM-SE A PROFUNDIDADE INICIAL DO DRENO.

DRENAGEM
ESCALA: 1/250

 INSTITUTO FEDERAL FARROUPILHA		PRÓ-REITORIA DE ADMINISTRAÇÃO COORDENAÇÃO DE ENGENHARIA E ARQUITETURA Rua Esmeraldas, 430 - Fajã Nova - Camobi - CEP 97110-707 - Santa Maria - Rio Grande do Sul. Telefone: (55) 3226-6630	
OBRA: CAMPO DE FUTEBOL E PISTA DE ATLETISMO			
LOCAL: IF FARROUPILHA - CAMPUS SANTO ÂNGELO			
PROJETO: PROJETO ARQUITETÔNICO		ÁREA: 13.428,40 m²	
CONTEÚDO: DRENAGEM		ESCALA: 1/250	
PROPRIETÁRIO: INSTITUTO FEDERAL FARROUPILHA		DATA: Outubro/2018	
RESPONSÁVEL: ENG. CIVIL JANAÍNA SAYDELLES VOLPATTO CREA RS 198044		DESENHO: Janaína	
		PRANCHA: ARQ 05/05	