
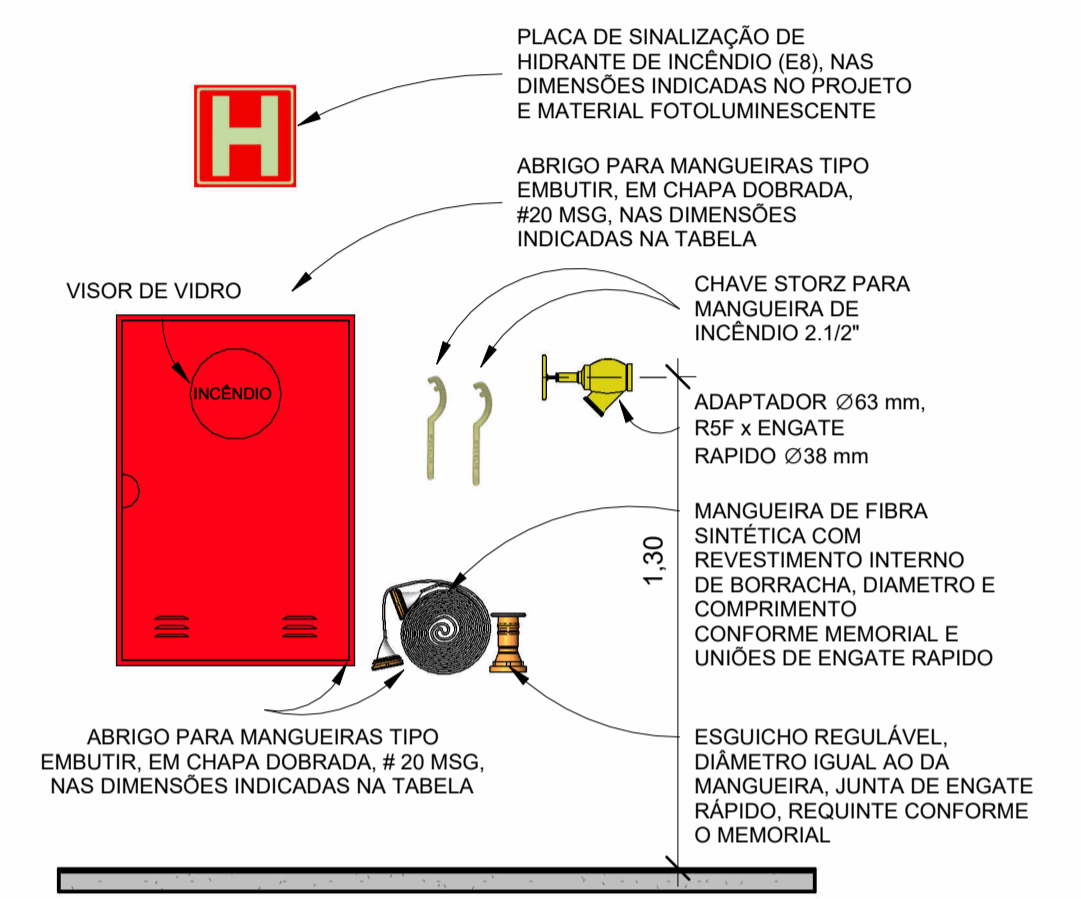


1 PLANTA BAIXA PPCIP - HIDRANTES
1 : 100

DETALHE DO HIDRANTE RECALQUE NA CALÇADA

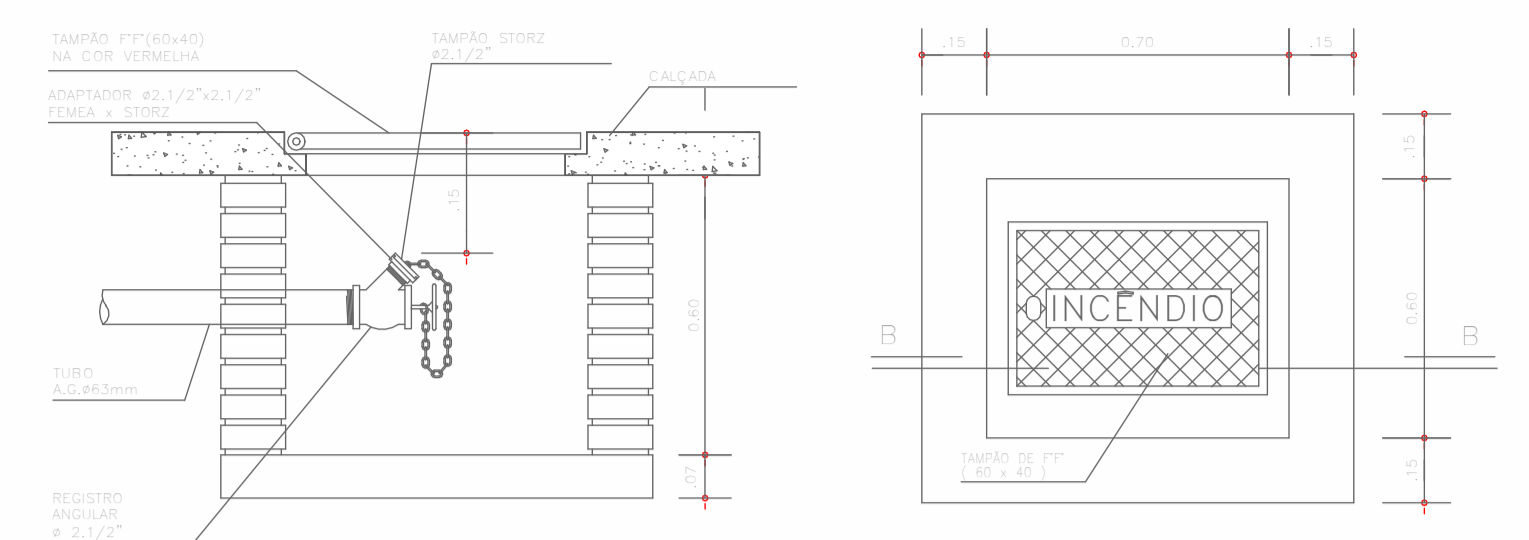

LEGENDA

| | |
|--|--|
| | PONTO DE ILUMINAÇÃO DE EMERGÊNCIA |
| | PONTO DE ILUMINAÇÃO DE EMERGÊNCIA COM INDICAÇÃO DE SAÍDA |
| | CARGA DE PÓ ABC 6KG - 2-A:20-BC |
| | MANGOTINHO |
| | ACIONADOR MANUAL - SISTEMA ALARME DE INCÊNDIO SEM FIO ENDEREÇÁVEL - CONFORME ABNT NBR 17240 E ISO 7240-25:2016 |
| | CENTRAL DE DETECÇÃO E ALARME INCÊNDIOS SEM FIO ENDEREÇÁVEL - CONFORME ABNT NBR 17240 E ISO 7240-25:2016 |

TUBULAÇÃO - CONEXÕES


| QTDE | ITEM |
|------|------------------------------------|
| 11 | Cotovelo de Aço Galvanizado |
| 6 | Luva de redução de Aço Galvanizado |
| 8 | Tê de redução de Aço Galvanizado |

TUBULAÇÃO - COMPONENTES

| QTDE | ITEM |
|------|-------------------------------------|
| 1 | 3" |
| 1 | Registro de Gaveta - 2 1/2" |
| 5 | Registro Globo Angular - 2 1/2" |
| 4 | Válvula de Abertura Rápida - 1 1/2" |
| 1 | Válvula de Retenção - 2 1/2" |

TUBULAÇÃO - QUANTITATIVO


| COMPRIMENTO | DIÂMETRO | TIPO |
|-------------|----------|-----------------|
| 116,29 | 65 mm | Aço Galvanizado |

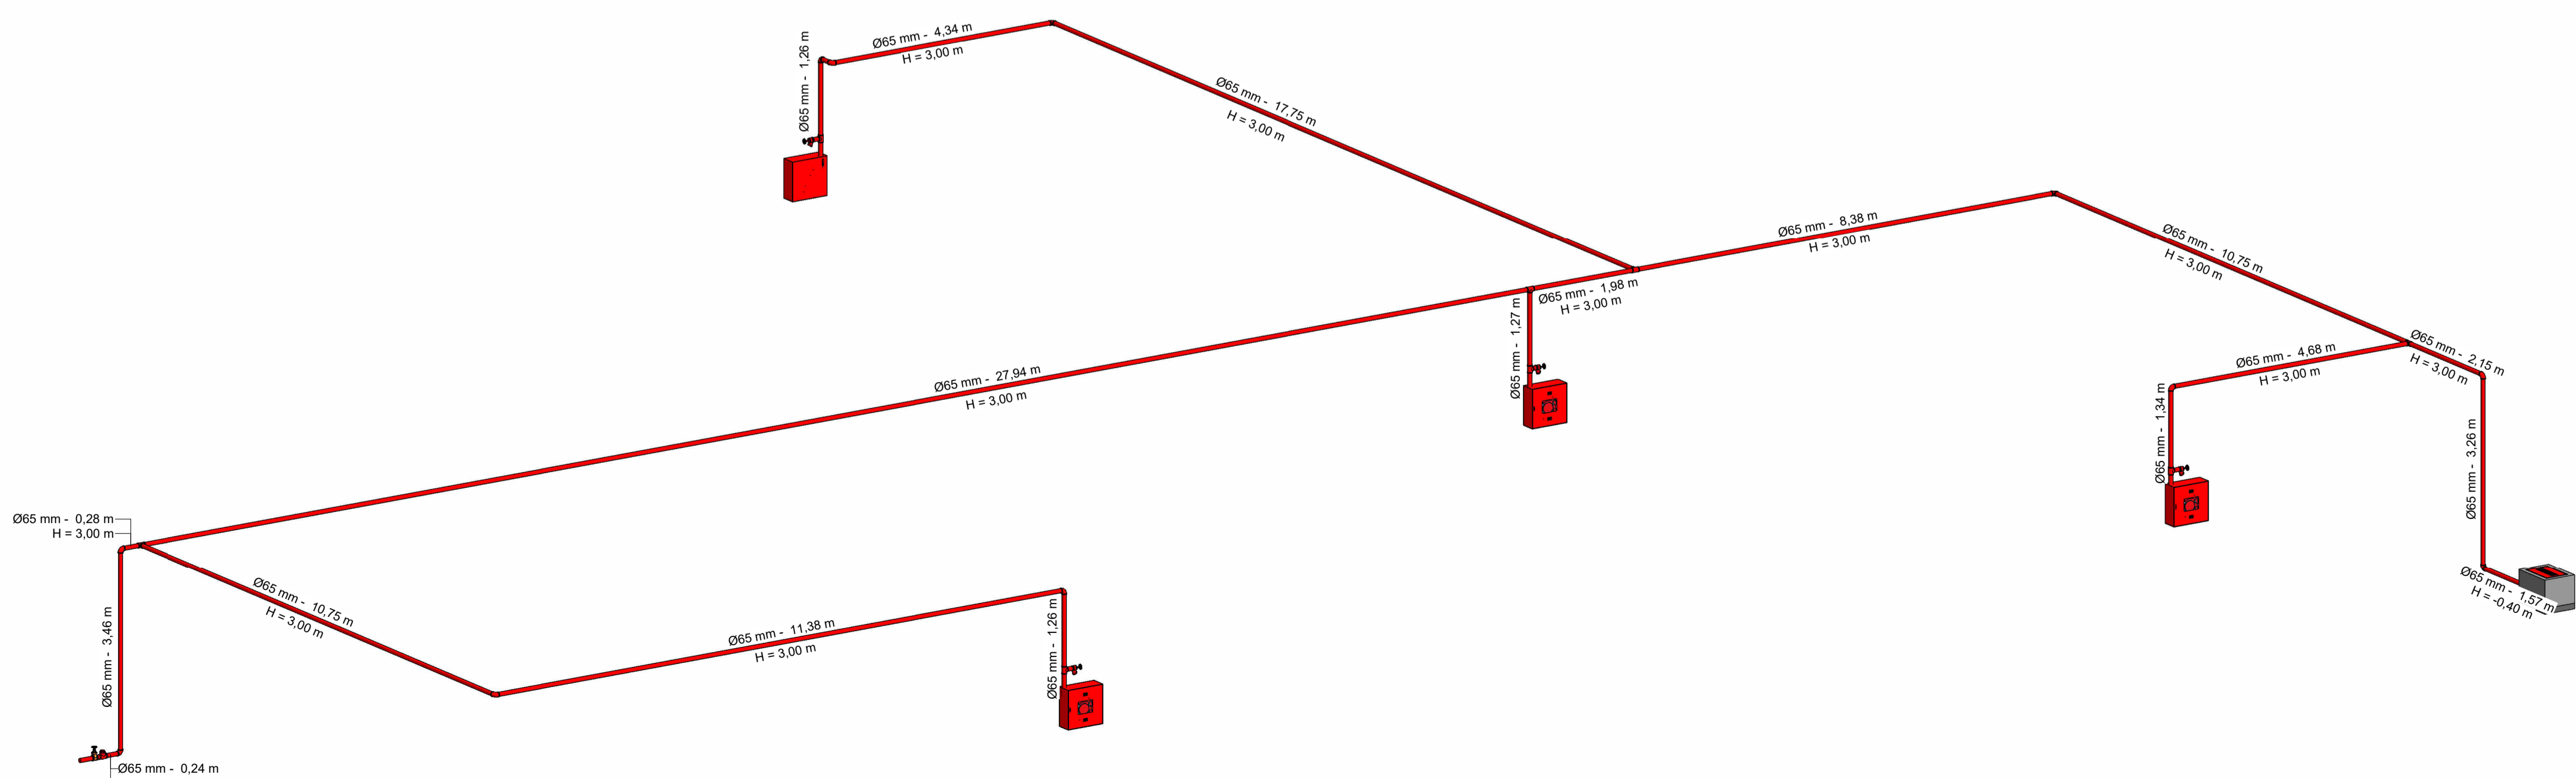


2 ISOMÉTRICO

INSTITUTO FEDERAL Farroupilha
PRÓ-REITORIA DE ADMINISTRAÇÃO COORDENAÇÃO DE ENGENHARIA E ARQUITETURA
Alameda Santiago do Chile, 195 - Nossa Sra. das Dores - CEP 97050-685 Santa Maria - Rio Grande do Sul. Telefone: (55) 3218-9819

OBRA: REFORMA E AMPLIAÇÃO IFRO SÃO VICENTE DO SUL
LOCAL: RUA VINTE DE SETEMBRO, 2616 - SÃO VICENTE DO SUL - RS
PROJETO: PROTEÇÃO E COMBATE A INCÊNDIO E PÂNICO ÁREA: 1880,00 m²
CONTEÚDO: PLANTA BAIXA- HIDRANTE, ISOMÉTRICO E DETALHE ESCALA: Como indicado
PROPRIETÁRIO: INSTITUTO FEDERAL FARROUPILHA DATA: 17/08/2024
DESENHO: Jheyvison Zaffari
RESPONSÁVEL: PRANCHA: 02/03
ENG. IARR. LUCAS OLIVEIRA AMARO / CAU Nº A2556839

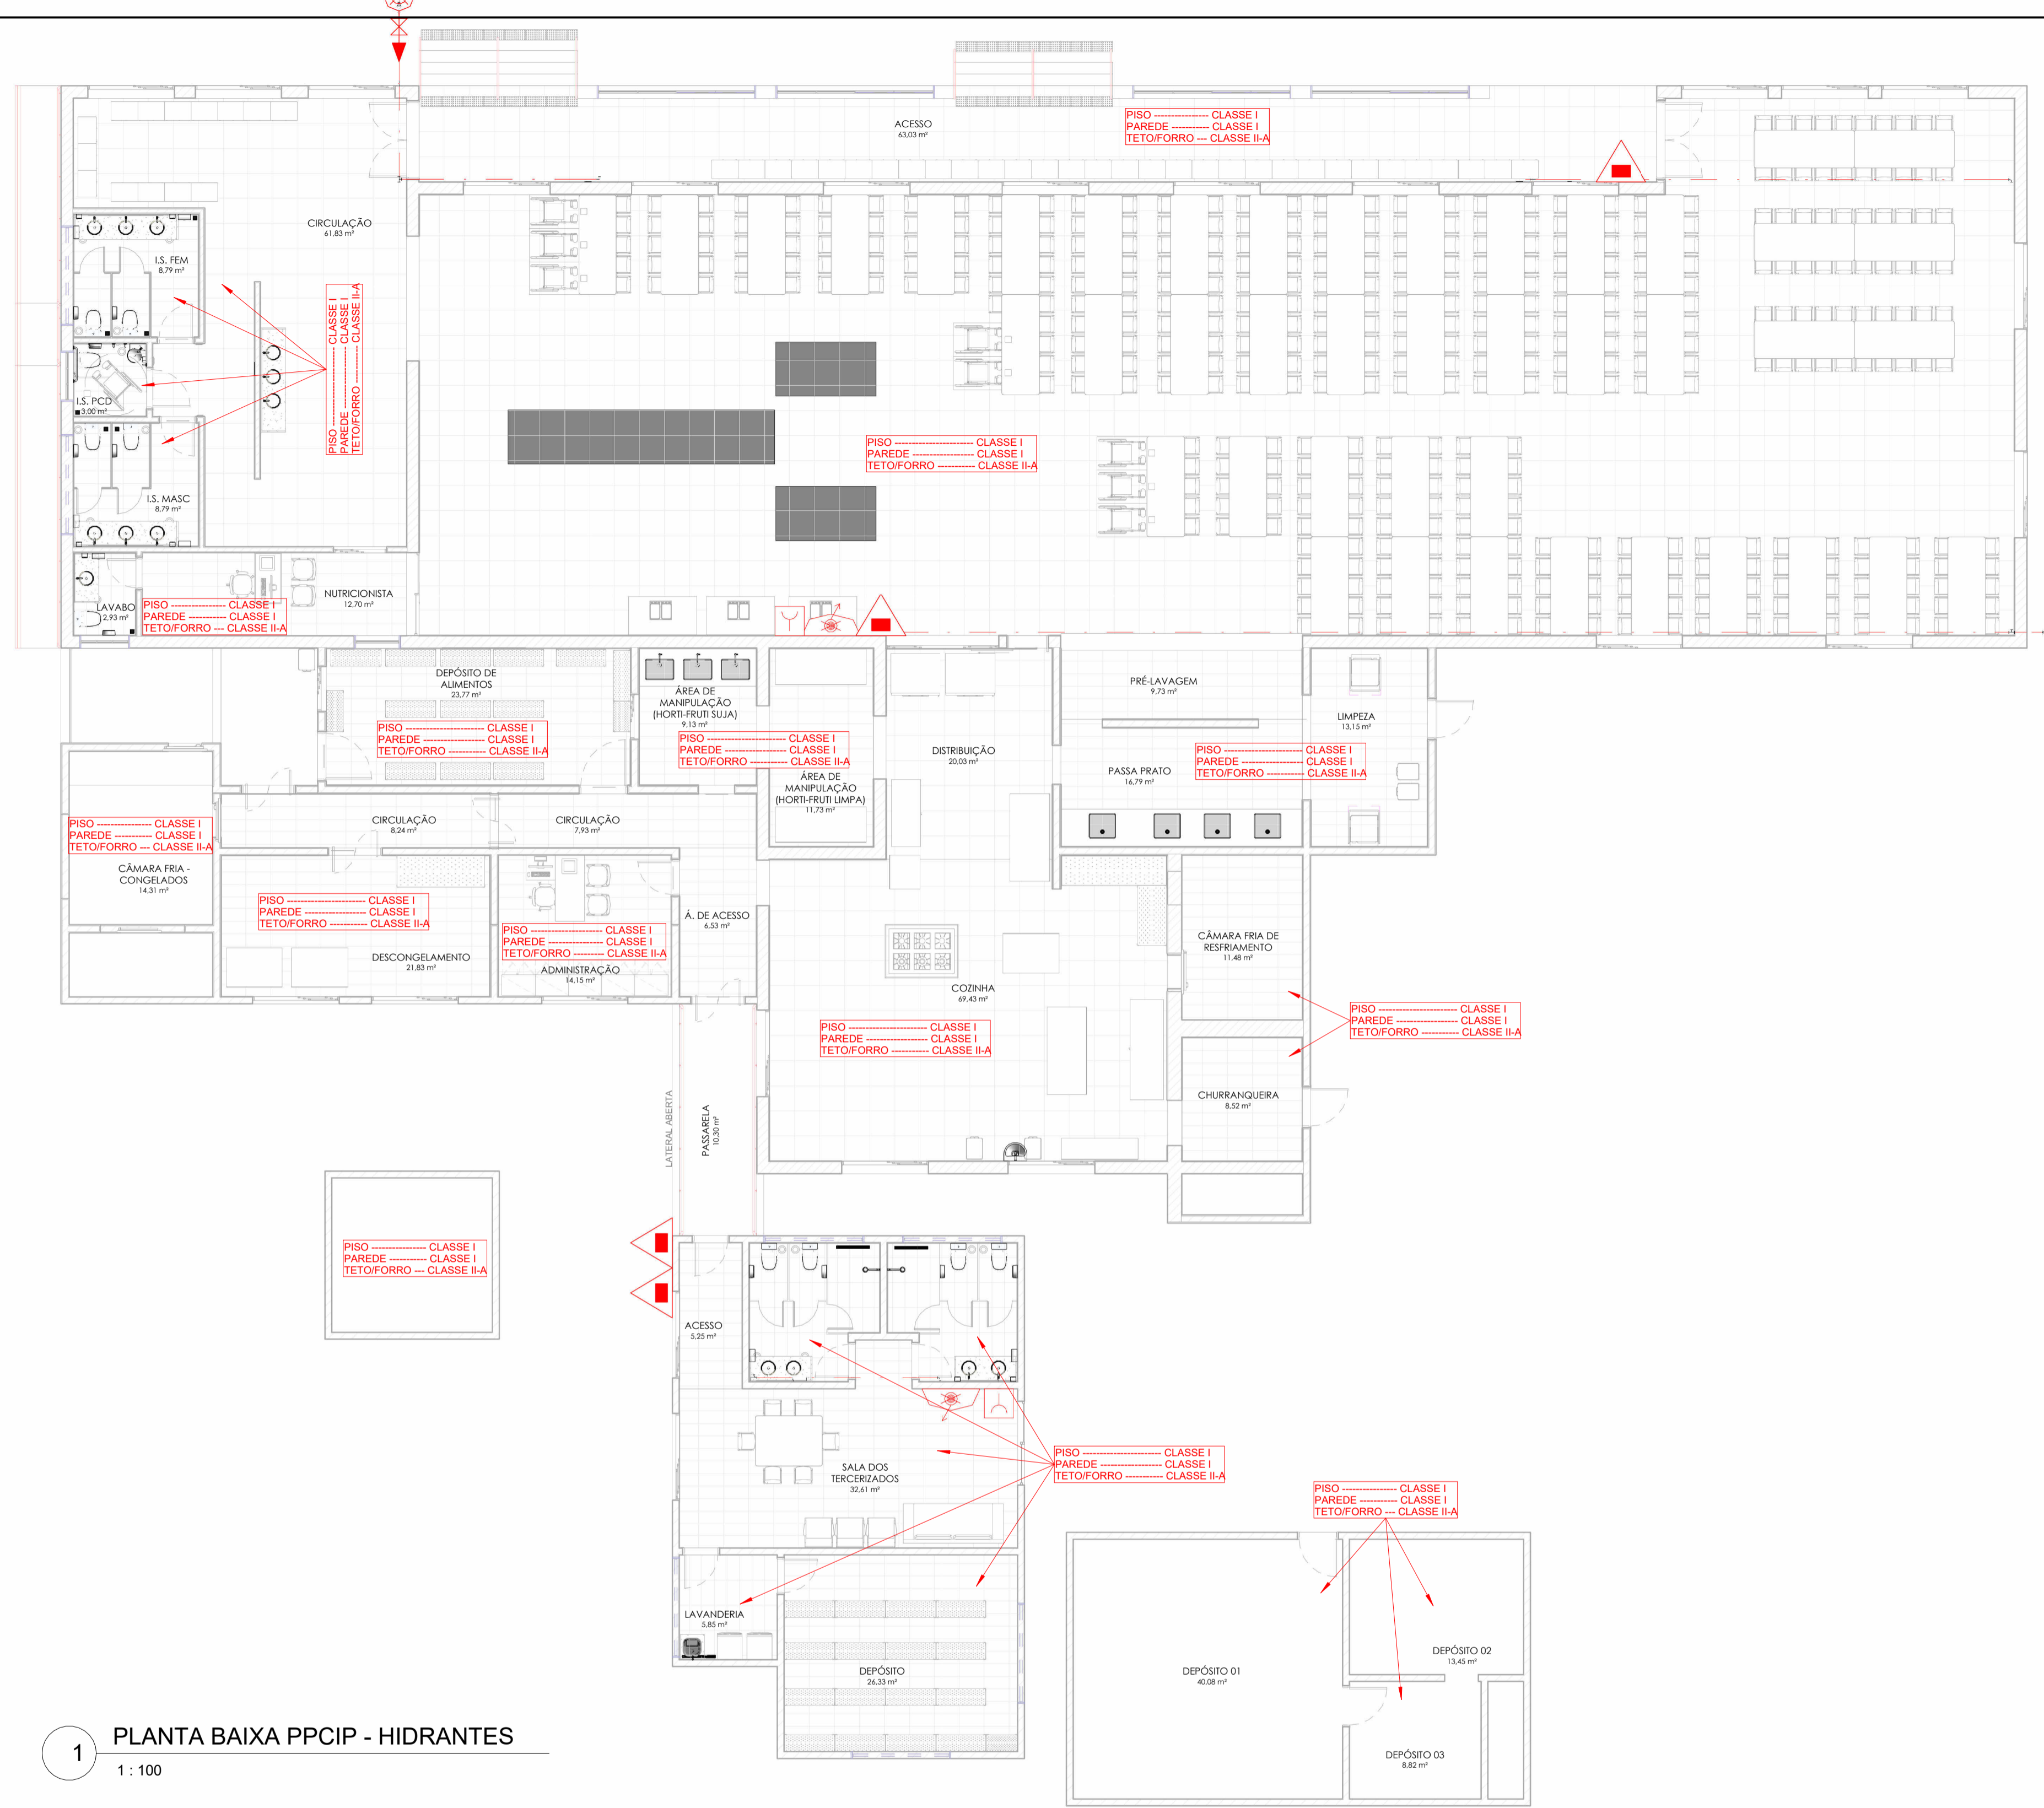

1 PLANTA BAIXA PPCIP - HIDRANTES
1 : 100

| | |
|---|--|
|  INSTITUTO FEDERAL Farroupilha | PRÓ-REITORIA DE ADMINISTRAÇÃO COORDENAÇÃO DE ENGENHARIA E ARQUITETURA Alameda Santiago do Chile, 195 - Nossa Sra. das Dores - CEP 97050-685 Santa Maria - Rio Grande do Sul. Telefone: (55) 3216-9819 |
| | OBRA: REFORMA E AMPLIAÇÃO IFRO SÃO VICENTE DO SUL |
| LOCAL: RUA VINTE DE SETEMBRO, 2616 - SÃO VICENTE DO SUL - RS | PROJETO: PROTEÇÃO E COMBATE A INCÊNDIO E PÂNICO |
| CONTEÚDO: CMAR | ÁREA: 1880,00 m² |
| PROPRIETÁRIO: INSTITUTO FEDERAL FARROUPILHA | ESCALA: 1 : 100 |
| RESPONSÁVEL: ENG. IARR. LUCAS OLIVEIRA AMARO / CAU Nº A2556839 | DATA: 17/08/2024 |
| | DESENHO: Jheyvison Zaffari |
| | PRANCHA: 03/03 |