



VESTIÁRIOS PNE
PLANTA BAIXA

VESTIÁRIO PNE

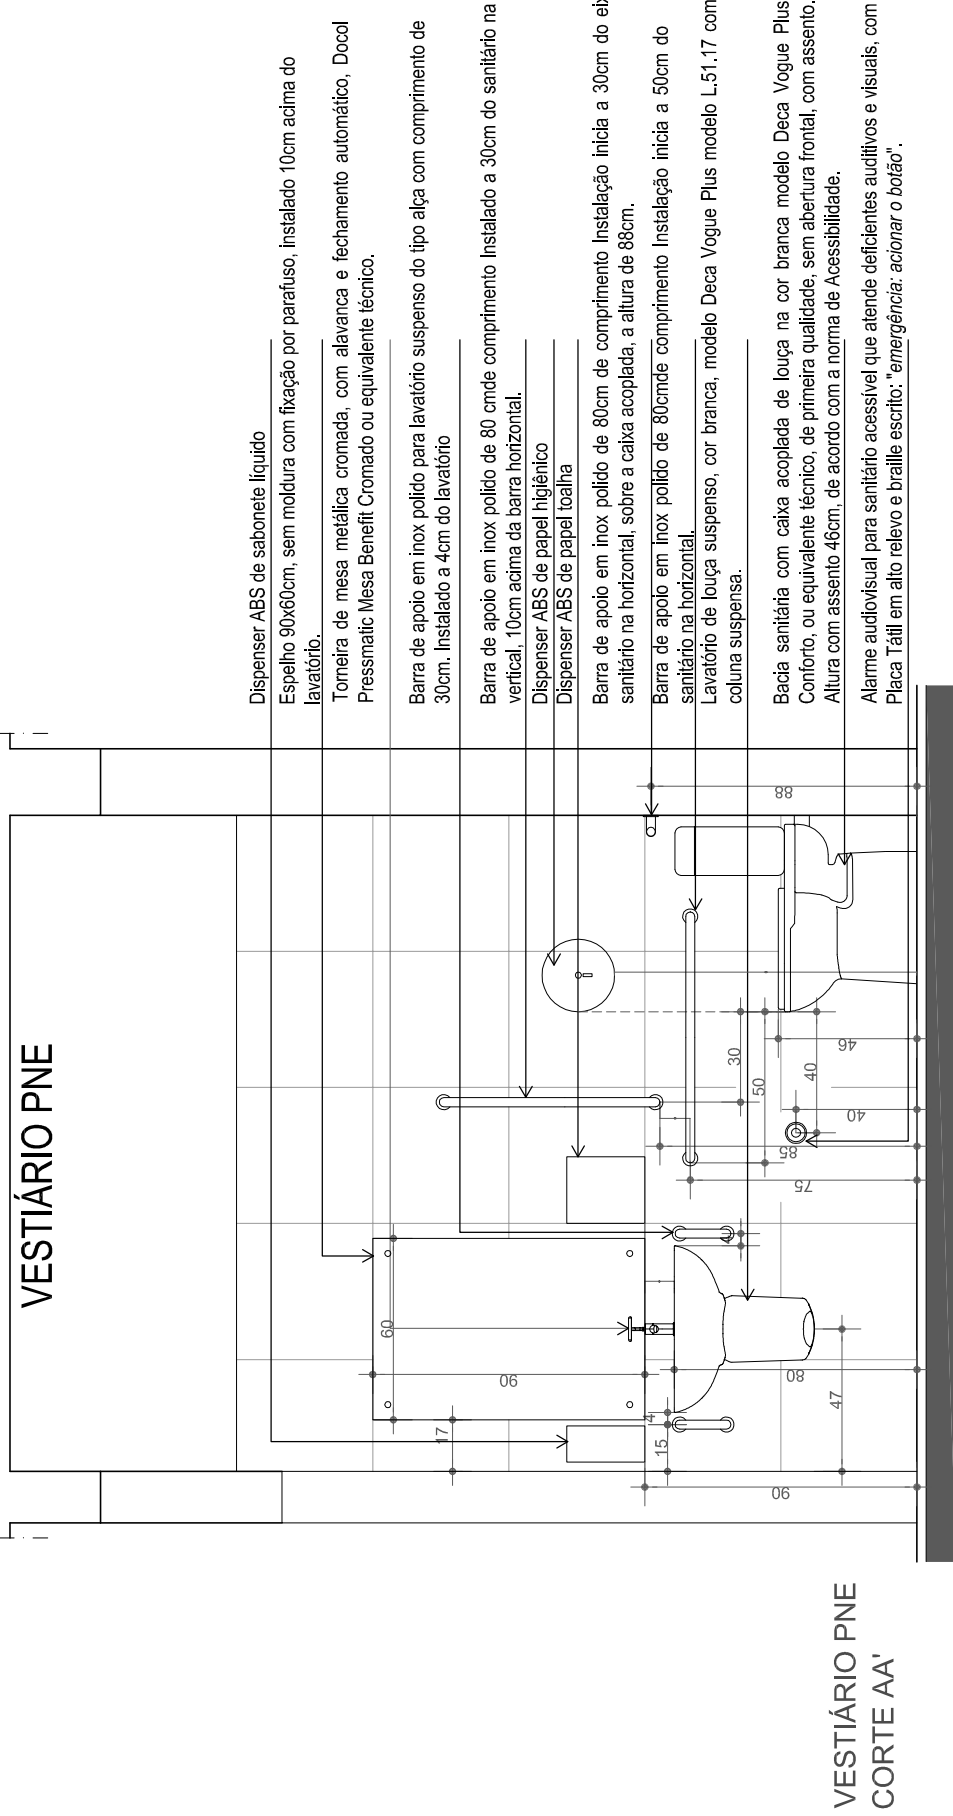


VESTIÁRIO PNE
CORTE AA'

VESTIÁRIO PNE

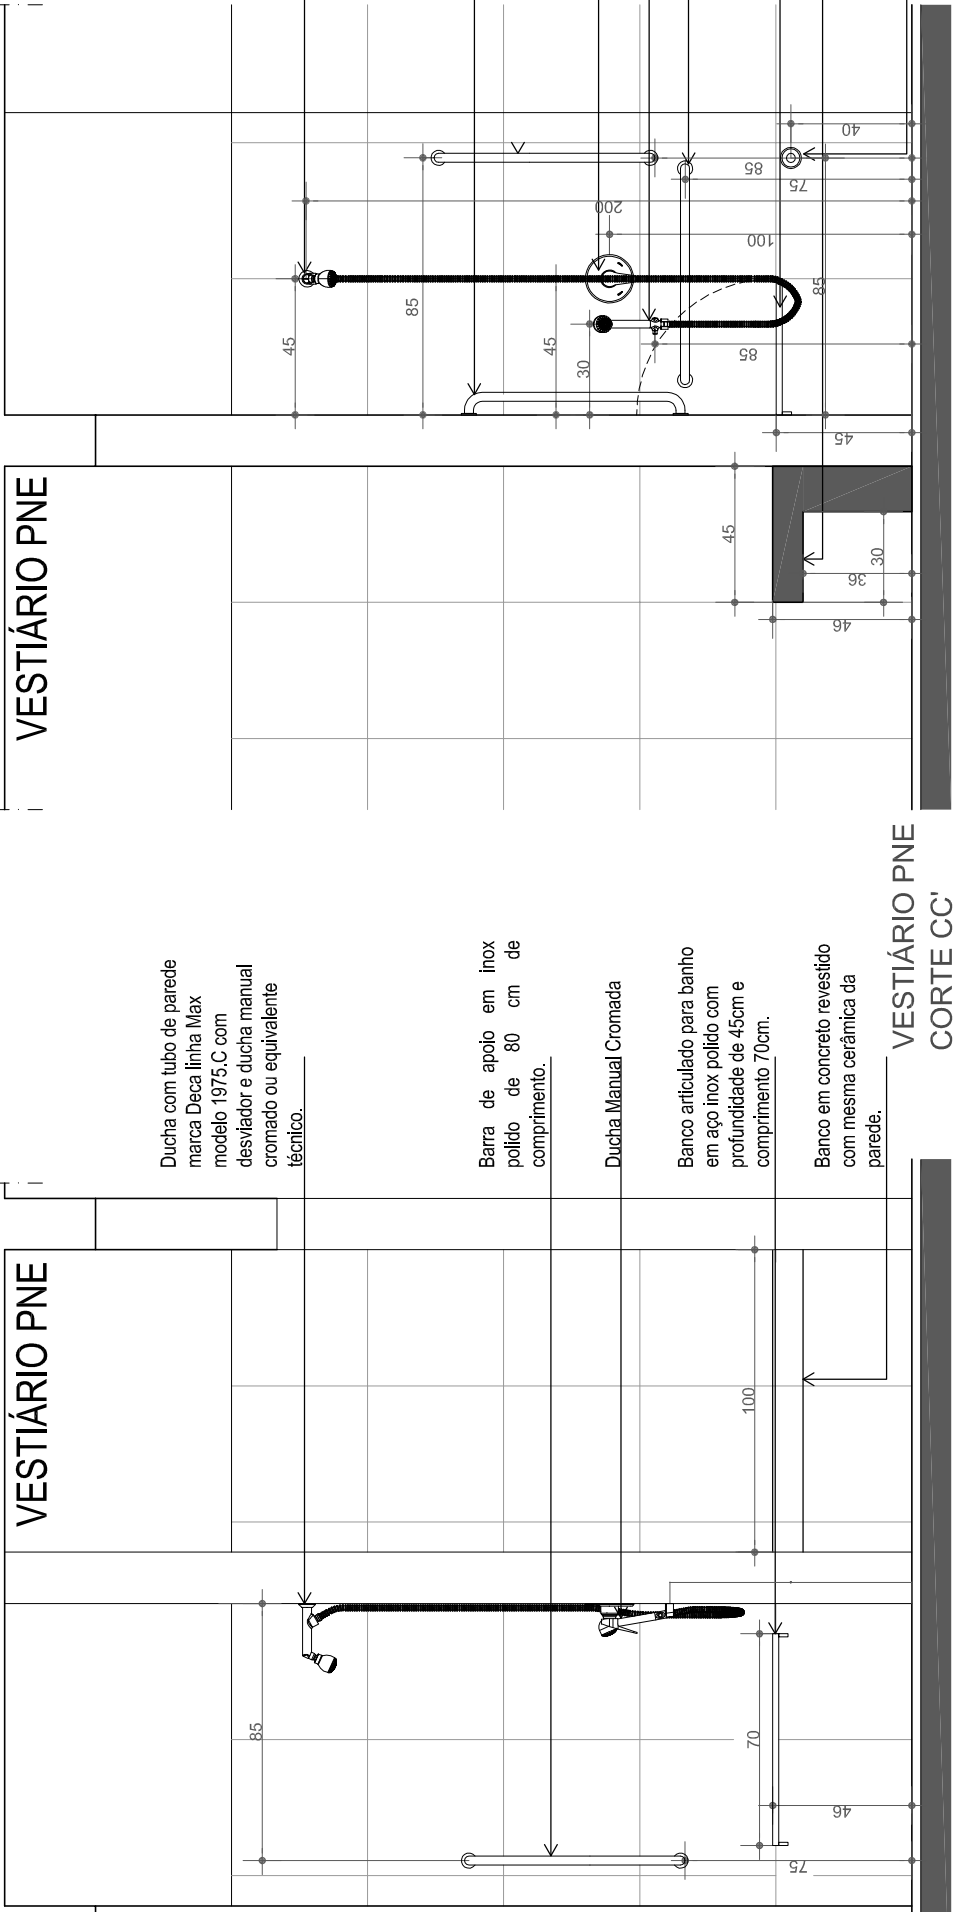


VESTIÁRIO PNE
CORTE BB'

VESTIÁRIO PNE

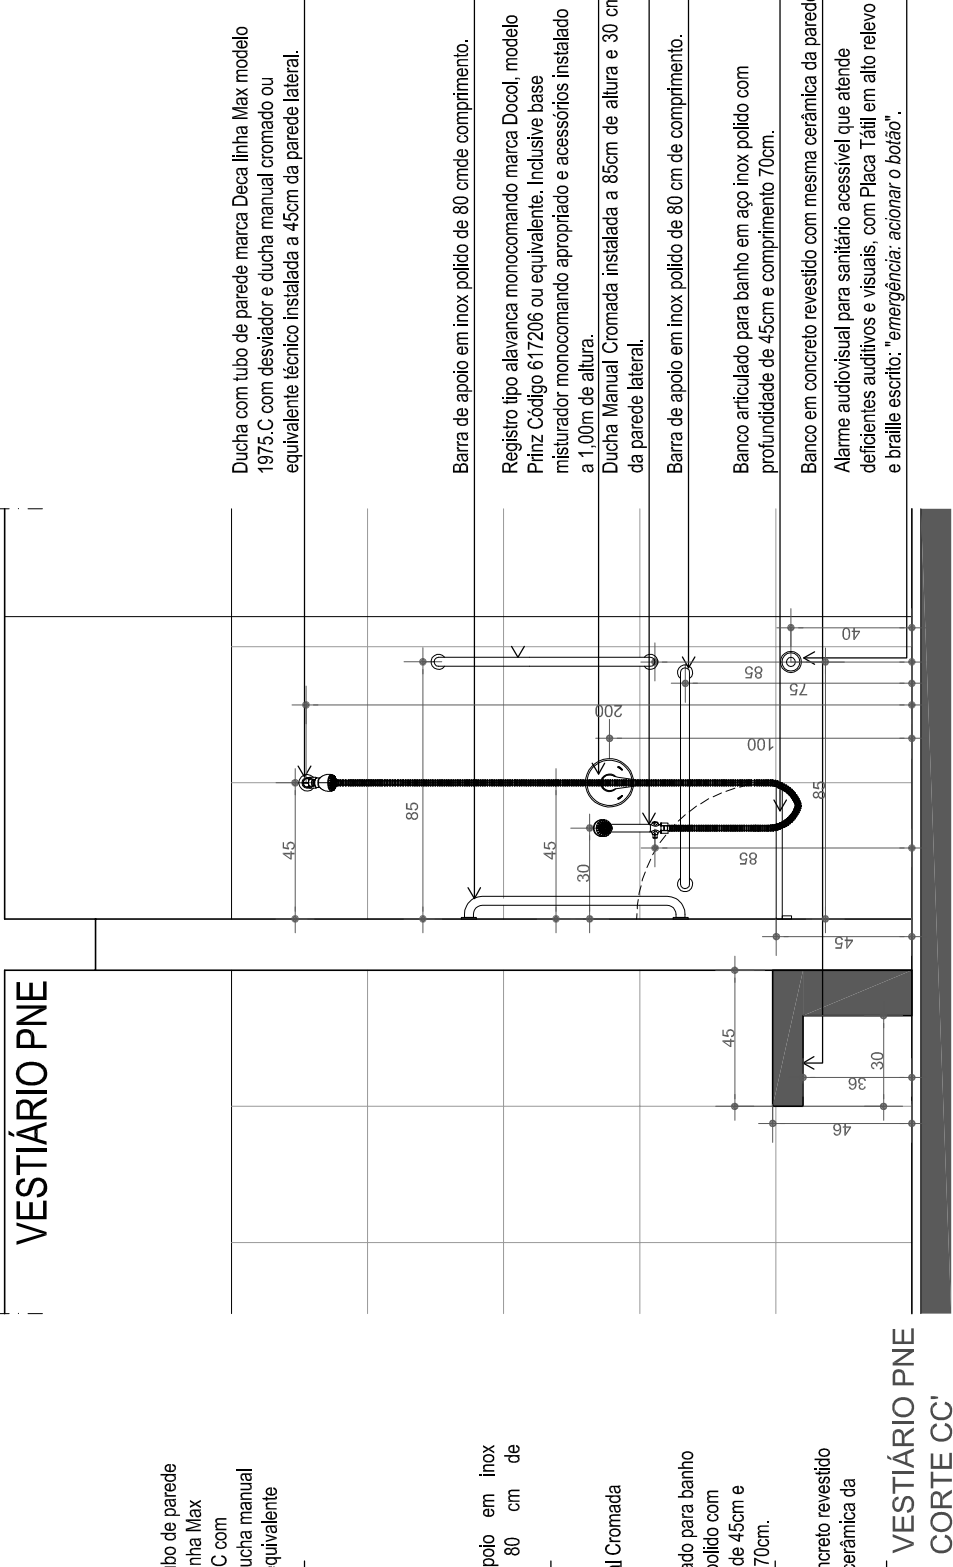


VESTIÁRIO PNE
CORTE CC'

VESTIÁRIO PNE
ESCALA: 1/25

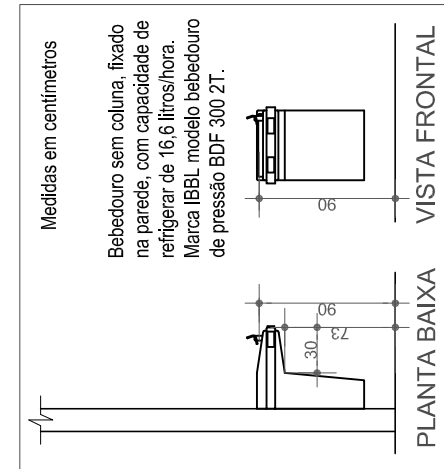


BEBEDOIRO
ESCALA: 1/50

Medidas em centímetros

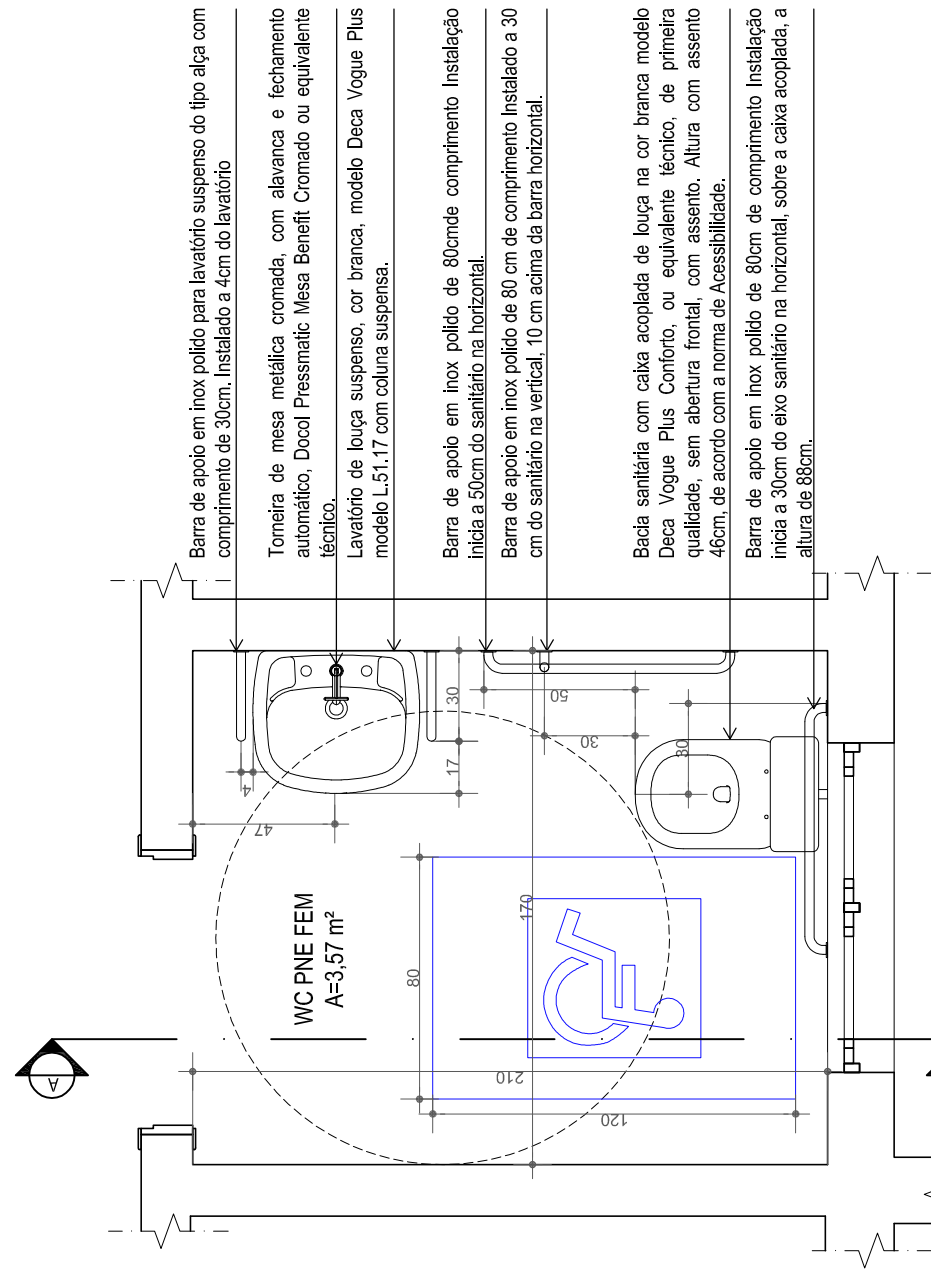


SANITÁRIO PNE
PLANTA BAIXA

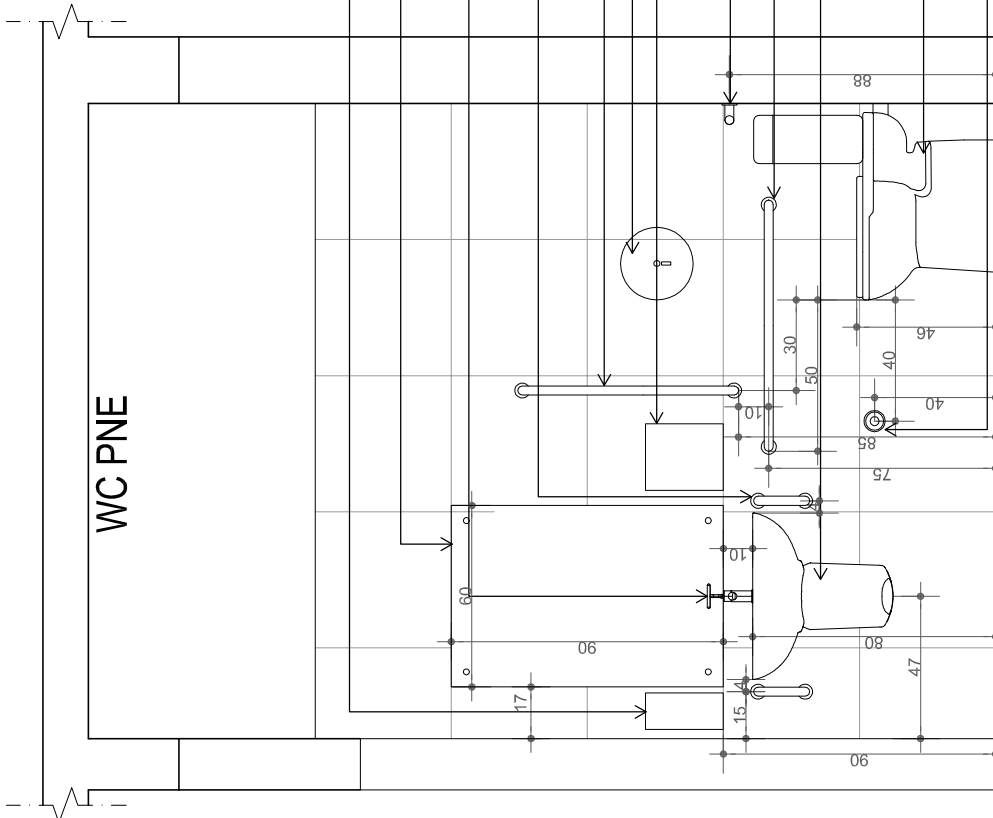

SANITÁRIO PNE
CORTE AA'

 SANITÁRIO PNE
ESCALA: 1/25



**INSTITUTO FEDERAL
FARROUPILHA**

PRÓ-REITORIA DE ADMINISTRAÇÃO

COORDENAÇÃO DE ENGENHARIA E ARQUITETURA
Rua Emeraldita, 438 - Fozes Verdes - Canela - CEP 97110-767 - Santa Maria - RS, Grande do Sul.
Telefone: (51) 3226-4630

OBRA: SALAS DE AULA E SANITÁRIOS/VESTIÁRIOS

LOCAL: IF FARROUPILHA - CAMPUS SANTO ÂNGELO

PROJETO: ACESSIBILIDADE **ÁREA: 919,51 m²**

CONTEÚDO: SANITÁRIOS **ESCALA: Indicada**

PROPRIETÁRIO: **DATA: Abril/2017**

RESPONSÁVEL: **DESENHO: Janaína**

PRANCHAS: **01 / 04**